

RZUT PRZYZIEMIEMIA



skala 1:100

Skala:



Symbol	Nazwa
	Gniazdo 3x400V HERMETYCZNE NATYNKOWE
	Gniazdo wtykowe 230V, 16A IP44, p/t hermetyczne
	Gniazdo wtykowe 230V, 16A IP20, p/t
	Gniazdo 2x HDMI
	Wypust zasilający
	Rzodzielnica elektryczna
	Mosiężny patynowany duży pięćcwy żyrandol klasyczny Lemir 19_10 MAX SMAX Max Pat Kandelabr 10x14 100cm
	Kandelabr Pat Kinkiet Lemir 192/K3
	Oprawa plafon LED 24W IP65
	Oprawa projektor LED 35W IP44
	Oprawa oświetlenia awaryjnego ONTEC S M1
	Oprawa oświetlenia awaryjnego ONTEC R M1 1h
	Oprawa oświetlenia awaryjnego ONTEC S W1 COLD
	Łącznik pojedynczy/podłączkowy
	Przycisk dzwonekowy podłączkowy hermetyczny

ZESTAWIENIE POMIESZCZEŃ		
NR	NAZWA	POW. UŻYTK. m ²
1.1	KRUCHTA	41,5
1.2	NAWA GŁÓWNA	94,0
1.3	PREZBITERIUM	28,3
1.4	ZAKRYSZTA	9,8
SUMA		173,6

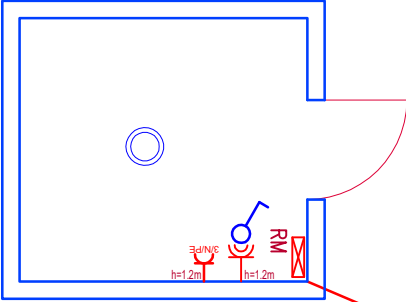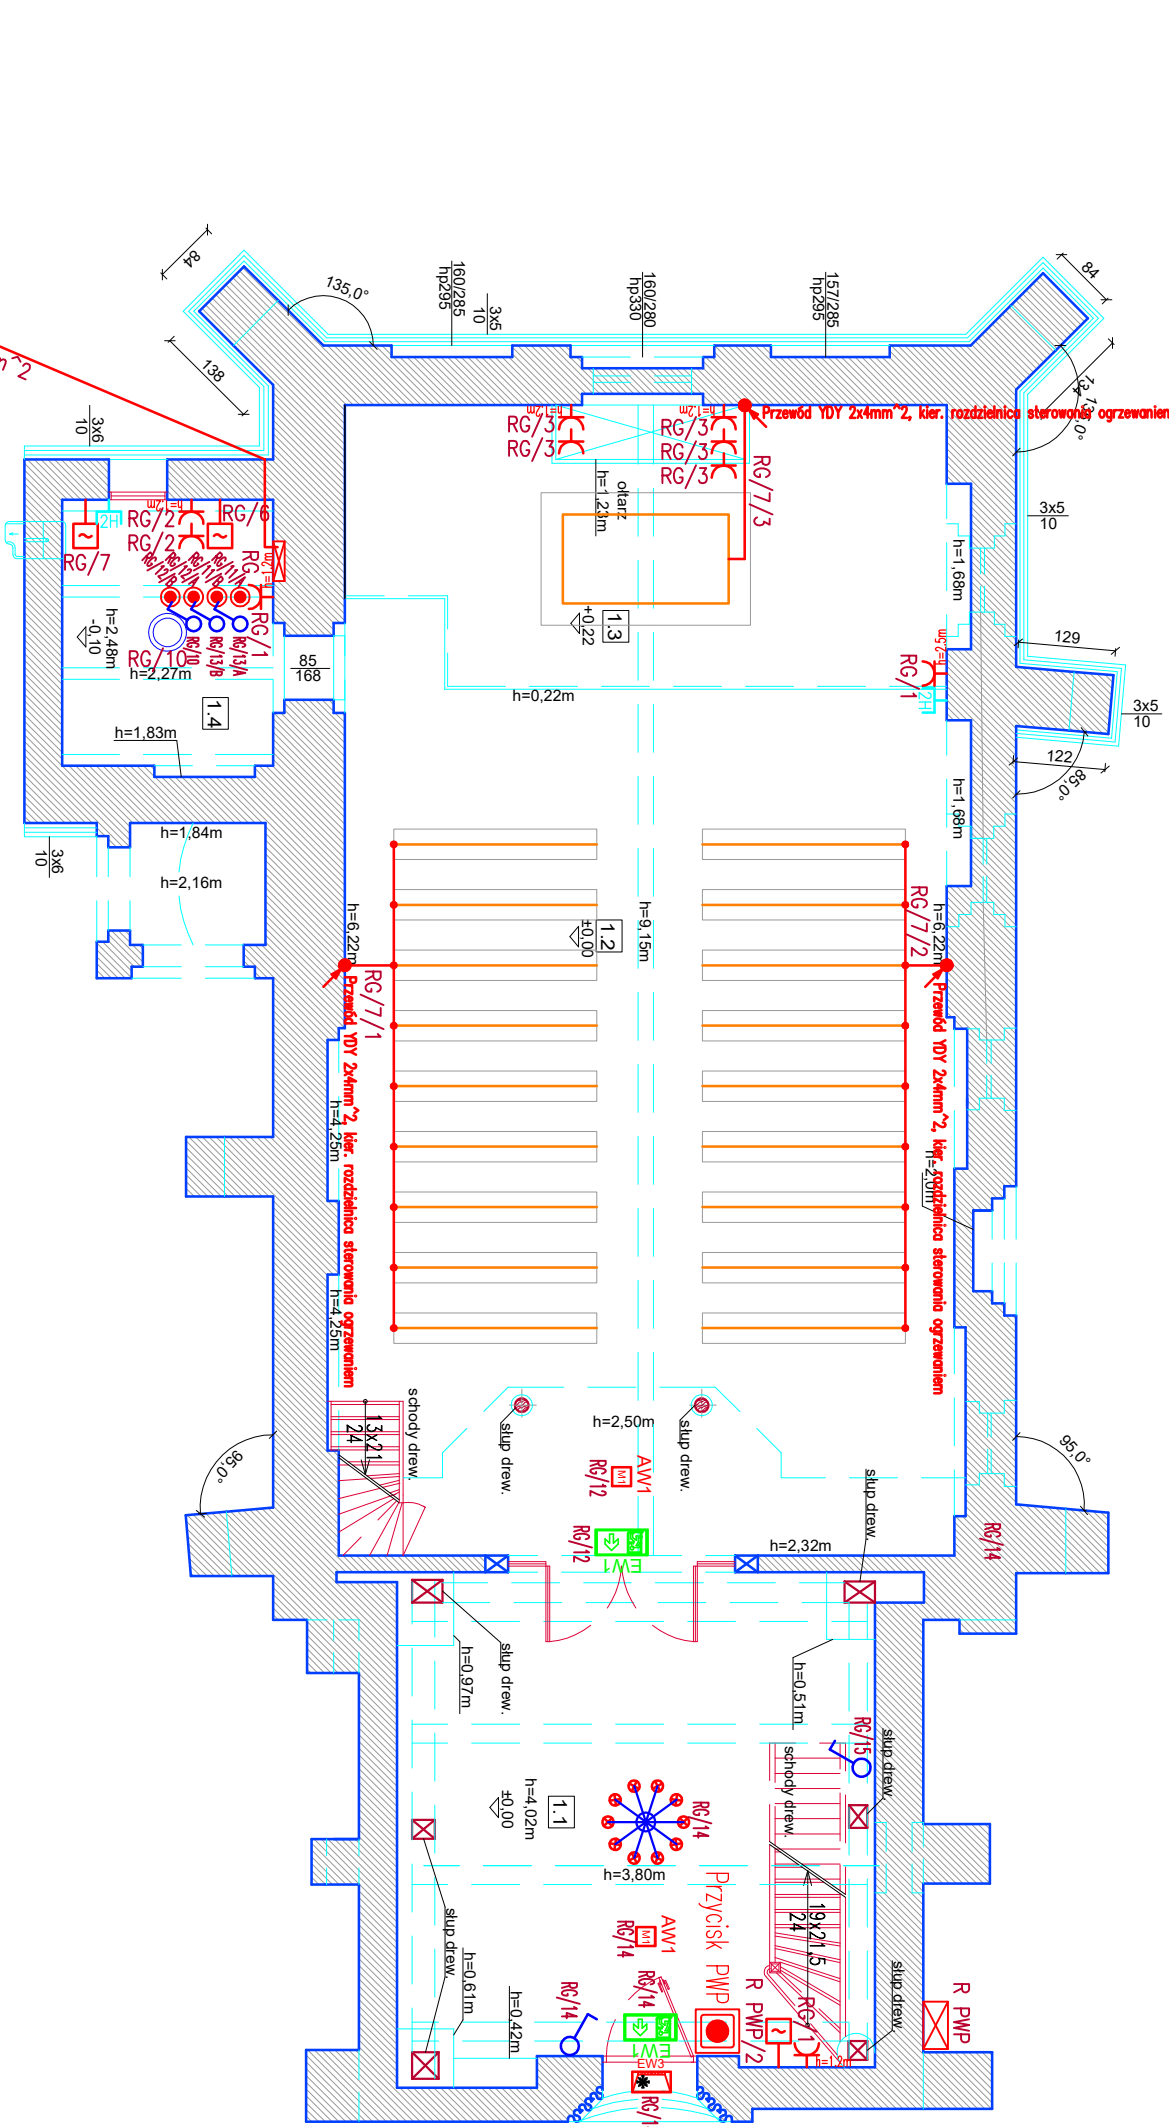

ARCHETIS Paweł Kalinowski
ul. Zamkowa 17, 82-200 Malbork
biuro@archetis.pl 570 747 877

NAZWA OBIEKTU:

KOŚCIÓŁ PW. ŚW. MIKOŁAJA
W LISEWIE MALBORSKIM

ADRES OBIEKTU:

ul. 10 Marca 42, 82-224 Lisewo Malborskie
dz. nr 151, obr. Lisewo, j. ew. Lichnowy

Sprawdził:

mgr inż. Marcin Kaepczak
upr. nr POM/0207/POOE/10

Projektował:

mgr inż. Adam Kibort
upr. nr POM/0009/PWOE/12

DATA:

01.2024

NAZWA RYSUNKU:

RZUT PRZYZIEMIEMIA
- INSTALACJE ELEKTRYCZNE

NR RYS.:

E-1