

RZUT POZIOMU 1


skala 1:100

Skala:



Symbol	Nazwa
	Gniazdo wtykowe 230V, 16A IP44, p/t hermetyczne
	Gniazdo wtykowe 230V, 16A IP20, p/t
	Gniazdo 2x HDMI
	Wypust zasilający
	Rzodzielnica elektryczna
	Mosiężny patynowany duży pięciowy żyrandol klasyczny Lemir 19_10 MAX SMAX Max Pat Kandelabr 10x£14 100cm
	Kandelabr Pat Kinkiet Lemir 192/K3
	Oprawa plafon LED 24W IP65
	Oprawa projektor LED 35W IP44
	Oprawa oświetlenia awaryjnego ONTEC S M1
	Oprawa oświetlenia awaryjnego ONTEC R M1 1h
	Oprawa oświetlenia awaryjnego ONTEC S W1 COLD
	Łącznik pojedynczy podłynkowy
	Przycisk dzwinkowy podłynkowy hermetyczny

ZESTAWIENIE POMIESZCZEŃ		
NR	NAZWA	POW. UŻYTK. m²
2.1	WIEŻA POZ. 1 deski	44.8
2.2	CHÓR/ORGANY deski	12.2
SUMA		57.0

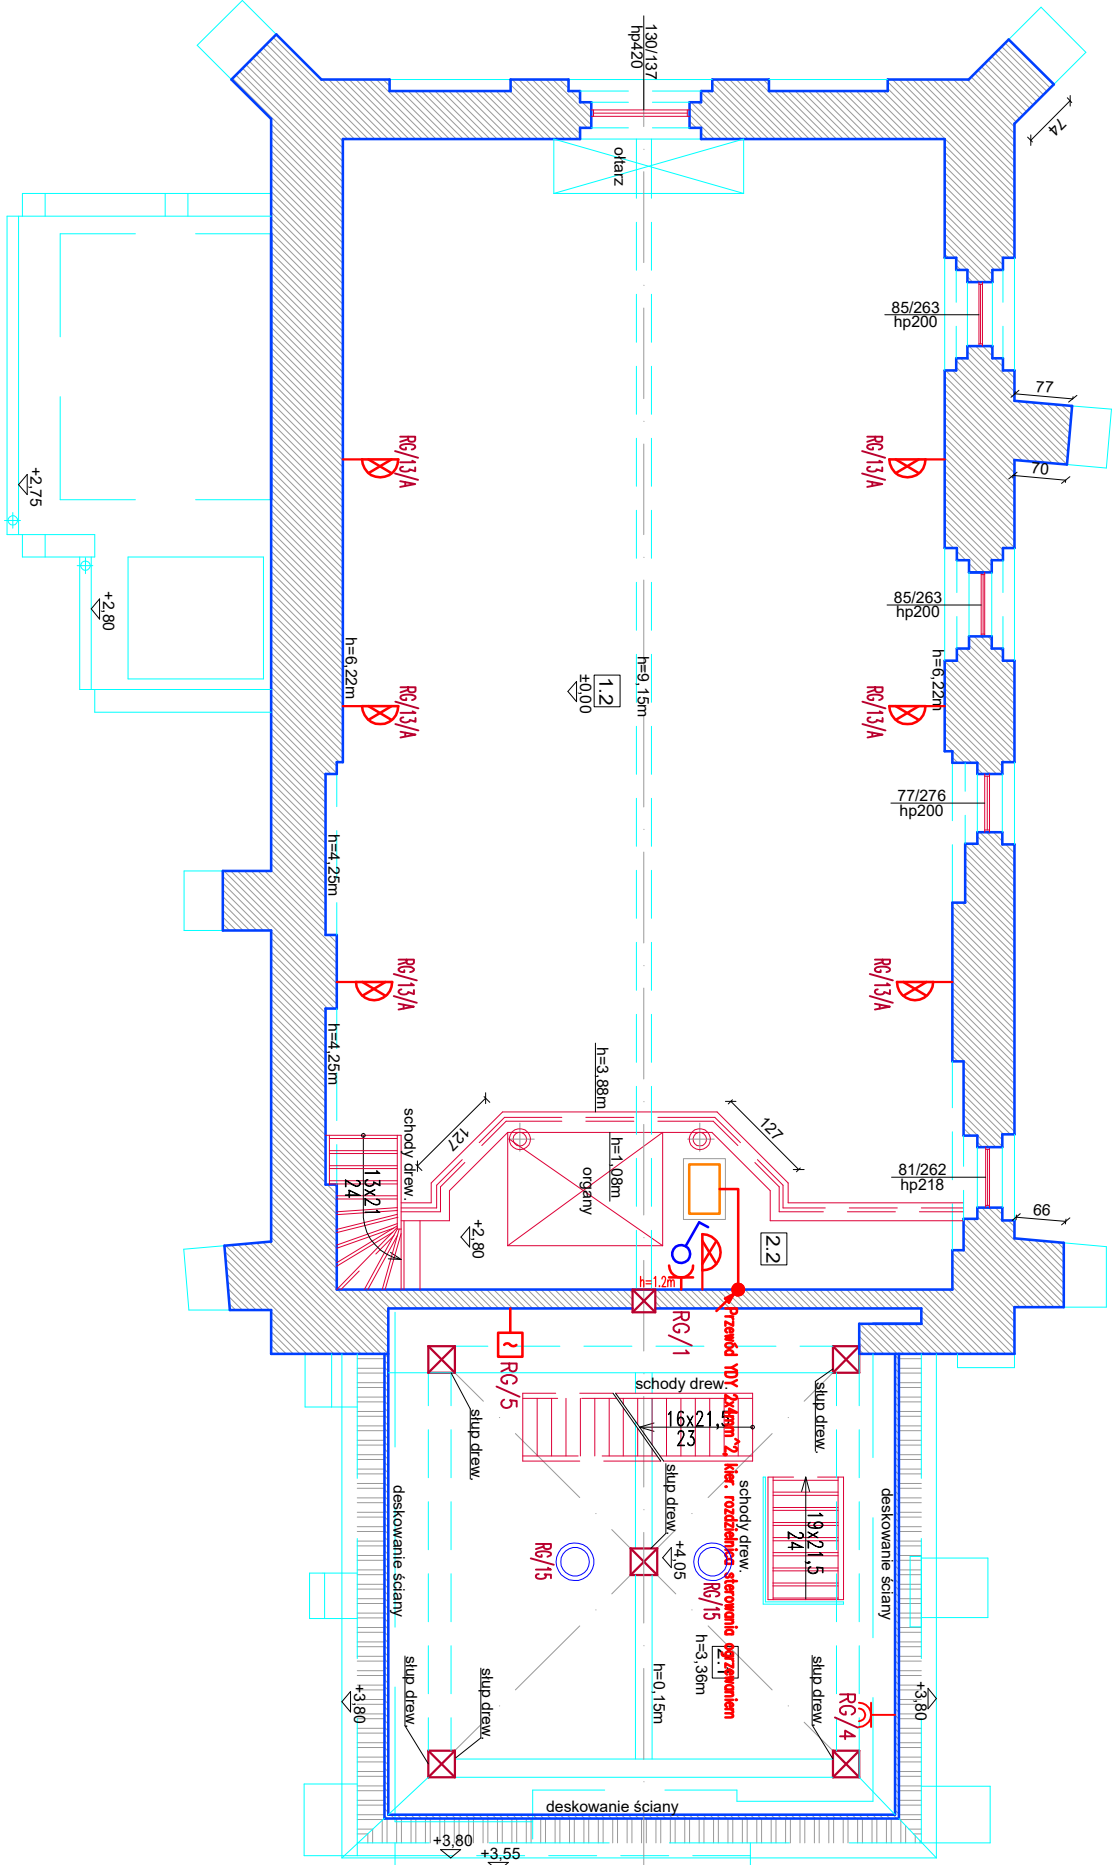

A

A

NAZWA OBIEKTU: KOŚCIÓŁ PW. ŚW. MIKOŁAJA W LISEWIE MALBORSKIM			
ADRES OBIEKTU: ul. 10 Marca 42, 82-224 Lisewo Malborskie dz. nr 151, obr. Lisewo, j. ew. Lichnowy			
Sprawdził: mgr inż. Marcin Kaepczak upr. nr POM/0207/POOE/10		Projektował: mgr inż. Adam Kibort upr. nr POM/0009/PWOE/12	
NAZWA RYSUNKU: RZUT POZIOMU 1 - INSTALACJE ELEKTRYCZNE		DATA: 01.2024	
		SKALA: 1:100	
		NR RYS.: E-2	



ARCHETIS Paweł Kalinowski
ul. Zamkowa 17, 82-200 Malbork
biuro@archetis.pl, 570 747 877